


RZUT PRZYZIEMIA PROJEKT ZAMIENNY skala 1:100

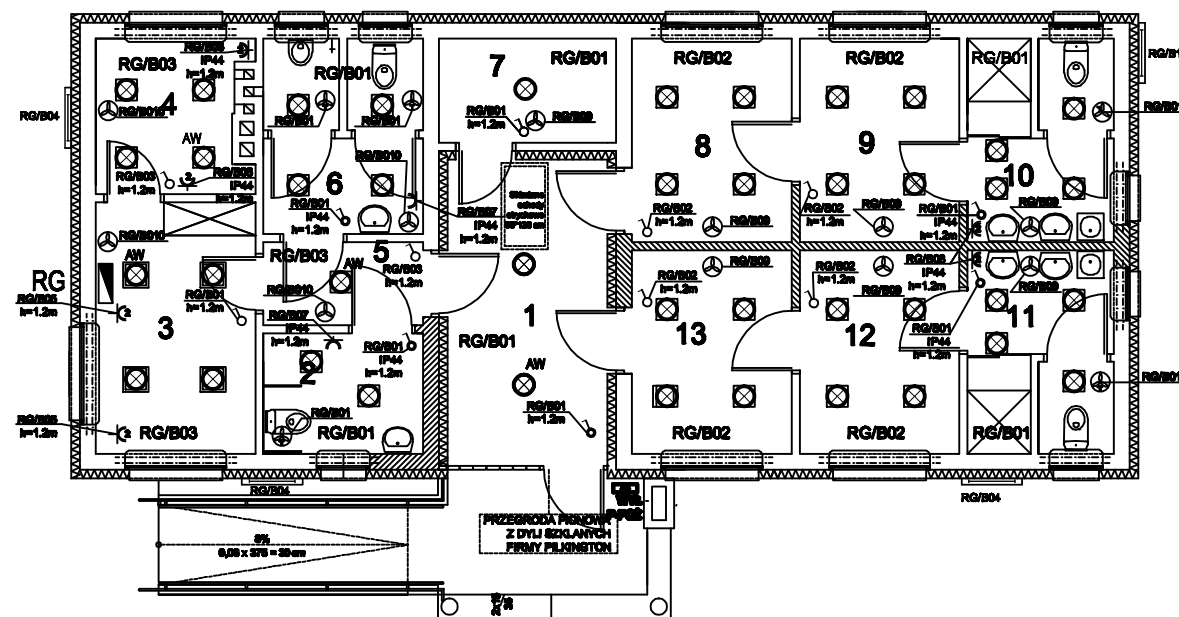

LEGENDA

- ♂ ŁĄCZNIK 1 - BIEG. HERMETYCZNY pt
- ♂ ŁĄCZNIK 1 - BIEG. pt
- ⌘ GNIAZDO WTYKOWE 230V 1 - BIEG. POJEDYŃCZE
- ⌘ GNIAZDO WTYKOWE 230V 1 - BIEG. PODWÓJNE
- ⊗ OPRAWA FLUORESCENCYJNA - 2x25W IP44 KL. OCHR. 1
- ⊗ OPRAWA FLUORESCENCYJNA - 2x18W IP44 KL. OCHR. 2
- ⊗ OPRAWA FLUORESCENCYJNA - 1x18W IP44 KL. OCHR. 1
- OPRAWA FLUORESCENCYJNA DO MONTAŻU NA ŚCIANIE - 1x36W IP65 KL. OCHR. 1
- ⊕ WENTYLATOR WYWIEWNY n/p EDM 100
- ⊕ WENTYLATOR WYWIEWNY Z WYŁĄCZNIKIEM CZASOWYM n/p EDM 100t
- RG ROZDZIELNICA GŁÓWNA

WYKAZ POMIESZCZEŃ

| | | |
|-------------------------------|-------------------------------------|-----------------------|
| 1 | KORYTARZ WEJŚCIOWY | 9,07 m ² |
| 2 | ŁAZIENKA DLA OSÓB NIEPEŁNOSPRAWNYCH | 4,35 m ² |
| 3 | POMIESZCZENIE TRENERA | 9,07 m ² |
| 4 | POMIESZCZENIE TECHNICZNE | 5,61 m ² |
| 5 | PRZEDSIÓNEK | 3,11 m ² |
| 6 | SANITARIATY OGÓLNOGOSPODARSTWA | 6,85 m ² |
| 7 | MAGAZYNEK NA SPRZĘT SPORTOWY | 4,18 m ² |
| 8 | SZATNIA | 7,34 m ² |
| 9 | SZATNIA | 7,34 m ² |
| 10 | ŁAZIENKA | 6,99 m ² |
| 11 | ŁAZIENKA | 6,99 m ² |
| 12 | SZATNIA | 7,34 m ² |
| 13 | SZATNIA | 7,34 m ² |
| OGÓŁEM POWIERZCHENIA NETTO : | | 84,78 m ² |
| OGÓŁEM POWIERZCHENIA BRUTTO : | | 111,96 m ² |
| KUBATURA : | | 226,36 m ³ |

SAMOCZYNNNE WYŁĄCZANIE

UKŁAD SIECI TN-S

| | | | |
|-------------|--|------------------------|-----------|
| Nr rys. | E/3 | Nazwa rysunku | |
| Skala | 1:100 | Instalacje elektryczne | |
| Data | 11-2010 | | |
| Obiekt | Kompleks boisk sportowych "MOJE BOISKO ORLIK 2012" z obiektami towarzyszącymi. | | |
| Lokalizacja | 64-111 Lipno, dz. nr 430, 379 | | |
| Projektant | mgr inż. J. Woźniak | Nr upr. | 877/88/Lo |
| Opracował | mgr inż. J. Sajbura | | |