
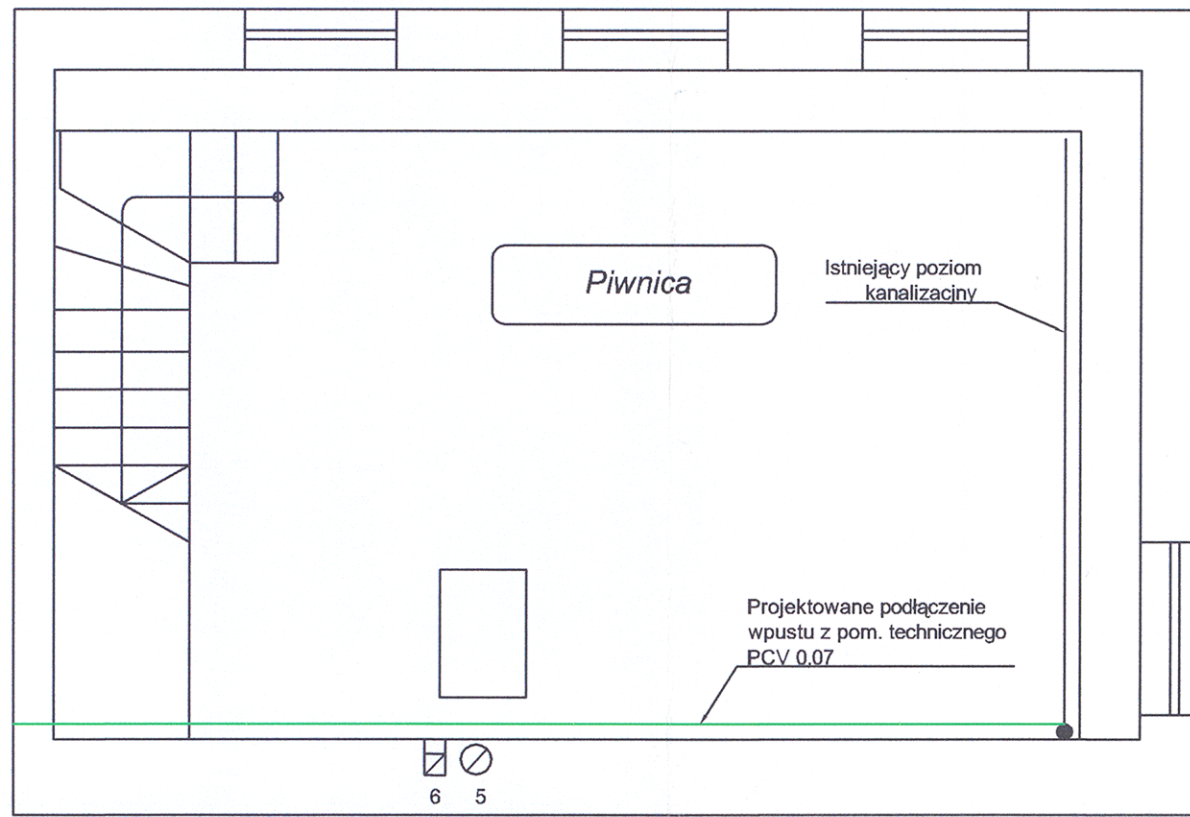


# RZUT PARTERU

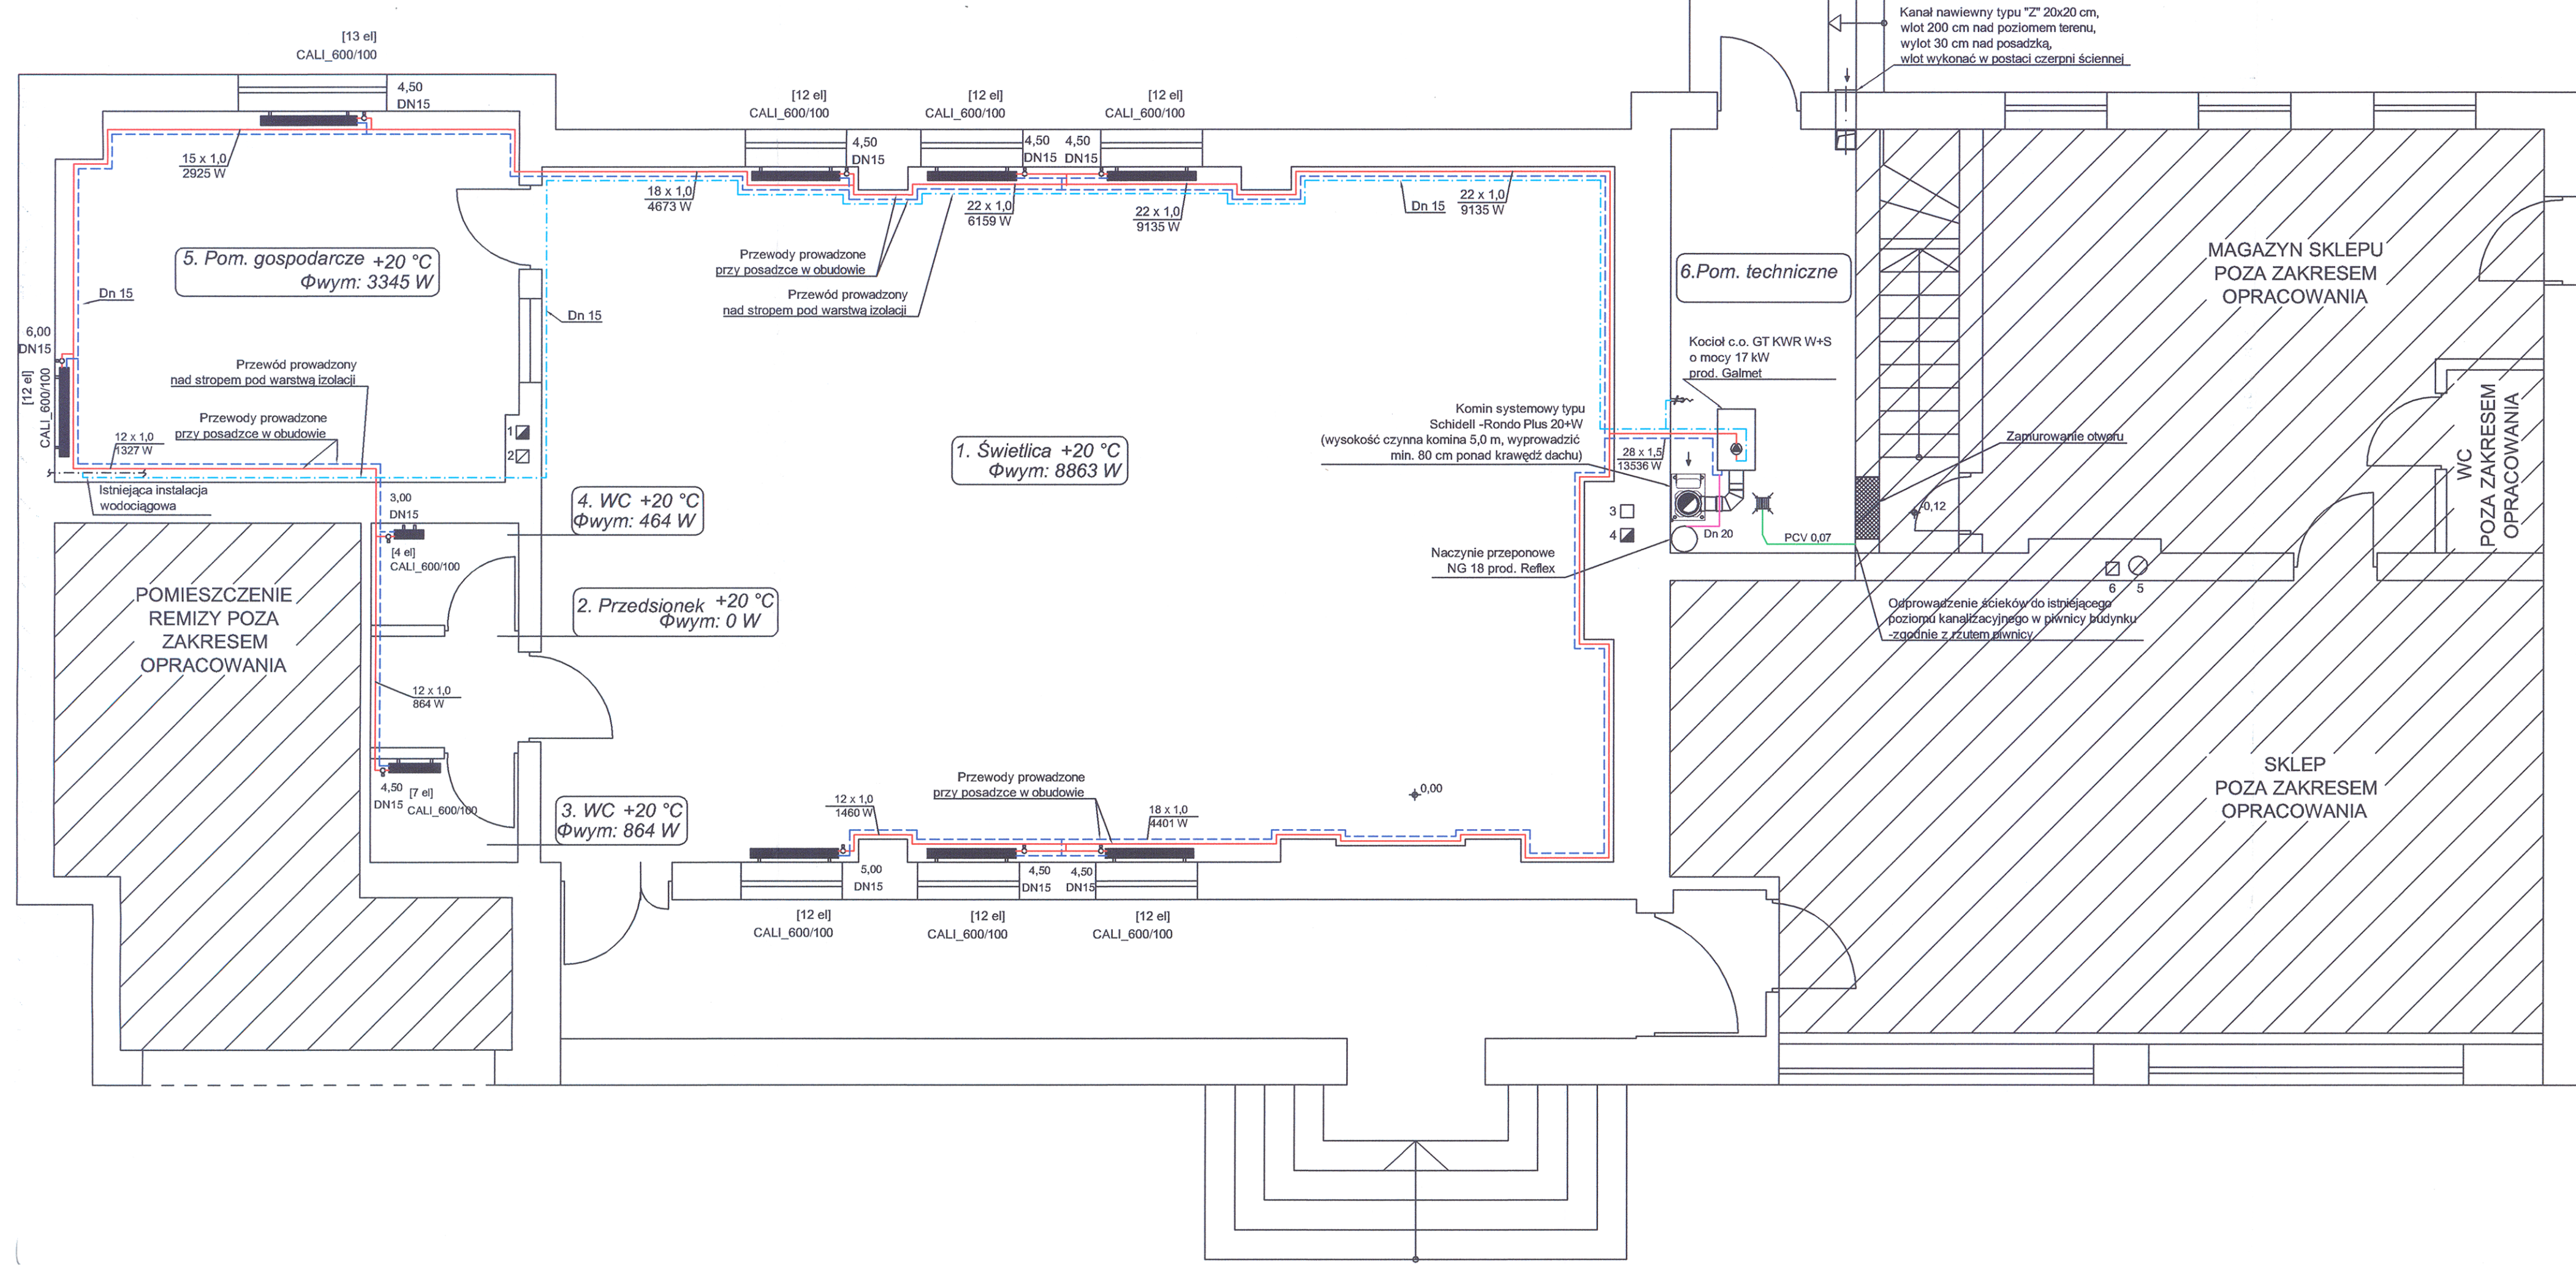

# RZUT PIWNICY

STAROSTWO POWIATOWE  
w Lesznie

### LEGENDA:

- -PRZEWODY ZASILAJĄCE C.O.
- - - -PRZEWODY POWROTNE C.O.
- - - -INSTALACJA WODOCIĄGOWA
- -INSTALACJA KANALIZACYJNA

<b>PRACOWNIA PROJEKTÓW INSTALACJI SANITARNYCH</b> rok założenia 1983 <b>ppis</b> ul. św. Franciszka z Asyżu 19, 64-100 Leszno tel./fax (0-65) 520-91-13 e-mail: ppis_busza@poczta.onet.pl		
Branża:	SANITARNA	Stadium: BUDOWLANY
OBIEKT	Instalacja centralnego ogrzewania w budynku świetlicy wiejskiej w Zakowie	
ADRES OBIEKTU	Zakowo, gm. Lipno działka nr 114/2; 114/3; 136/5; 136/6	DATA 10.06.2011
INWESTOR	Gmina Lipno ul. Powstańców Wlkp. 9	SKALA 1:50
PROJEKTANT	mgr inż. Aleksander Busza	nr uprawnień WKP/0277/ PWOS/04
SPRAWDZAJĄCY	mgr inż. Lechosław Busza	nr uprawnień 37/75/Zg
TYTUŁ RYSUNKU	RZUT	NR RYS.: 1