




ZBROJENIE ŚCIAN

SZCZEGÓŁ „A” 1:20

RZUT 1:50

1-1 1:20

2-2 1:20

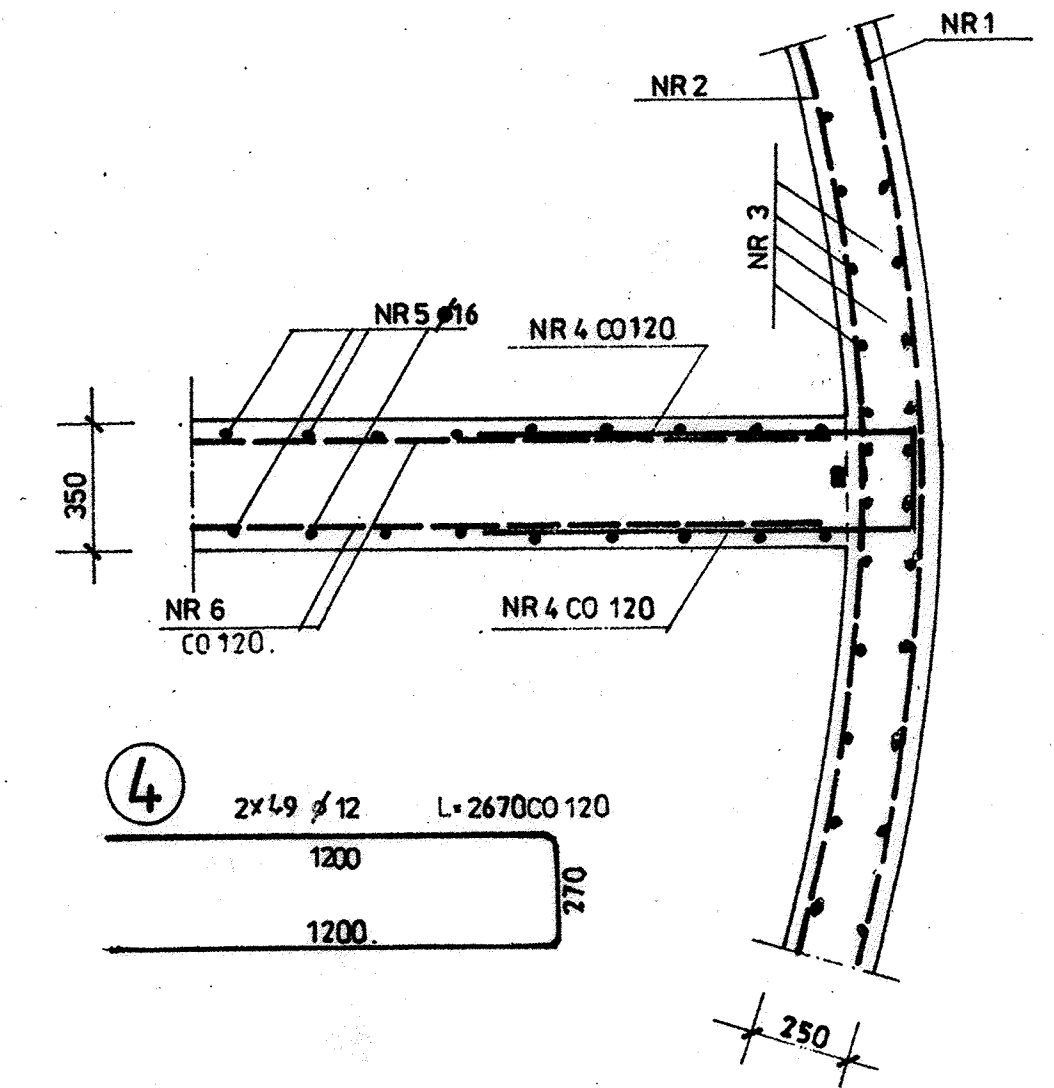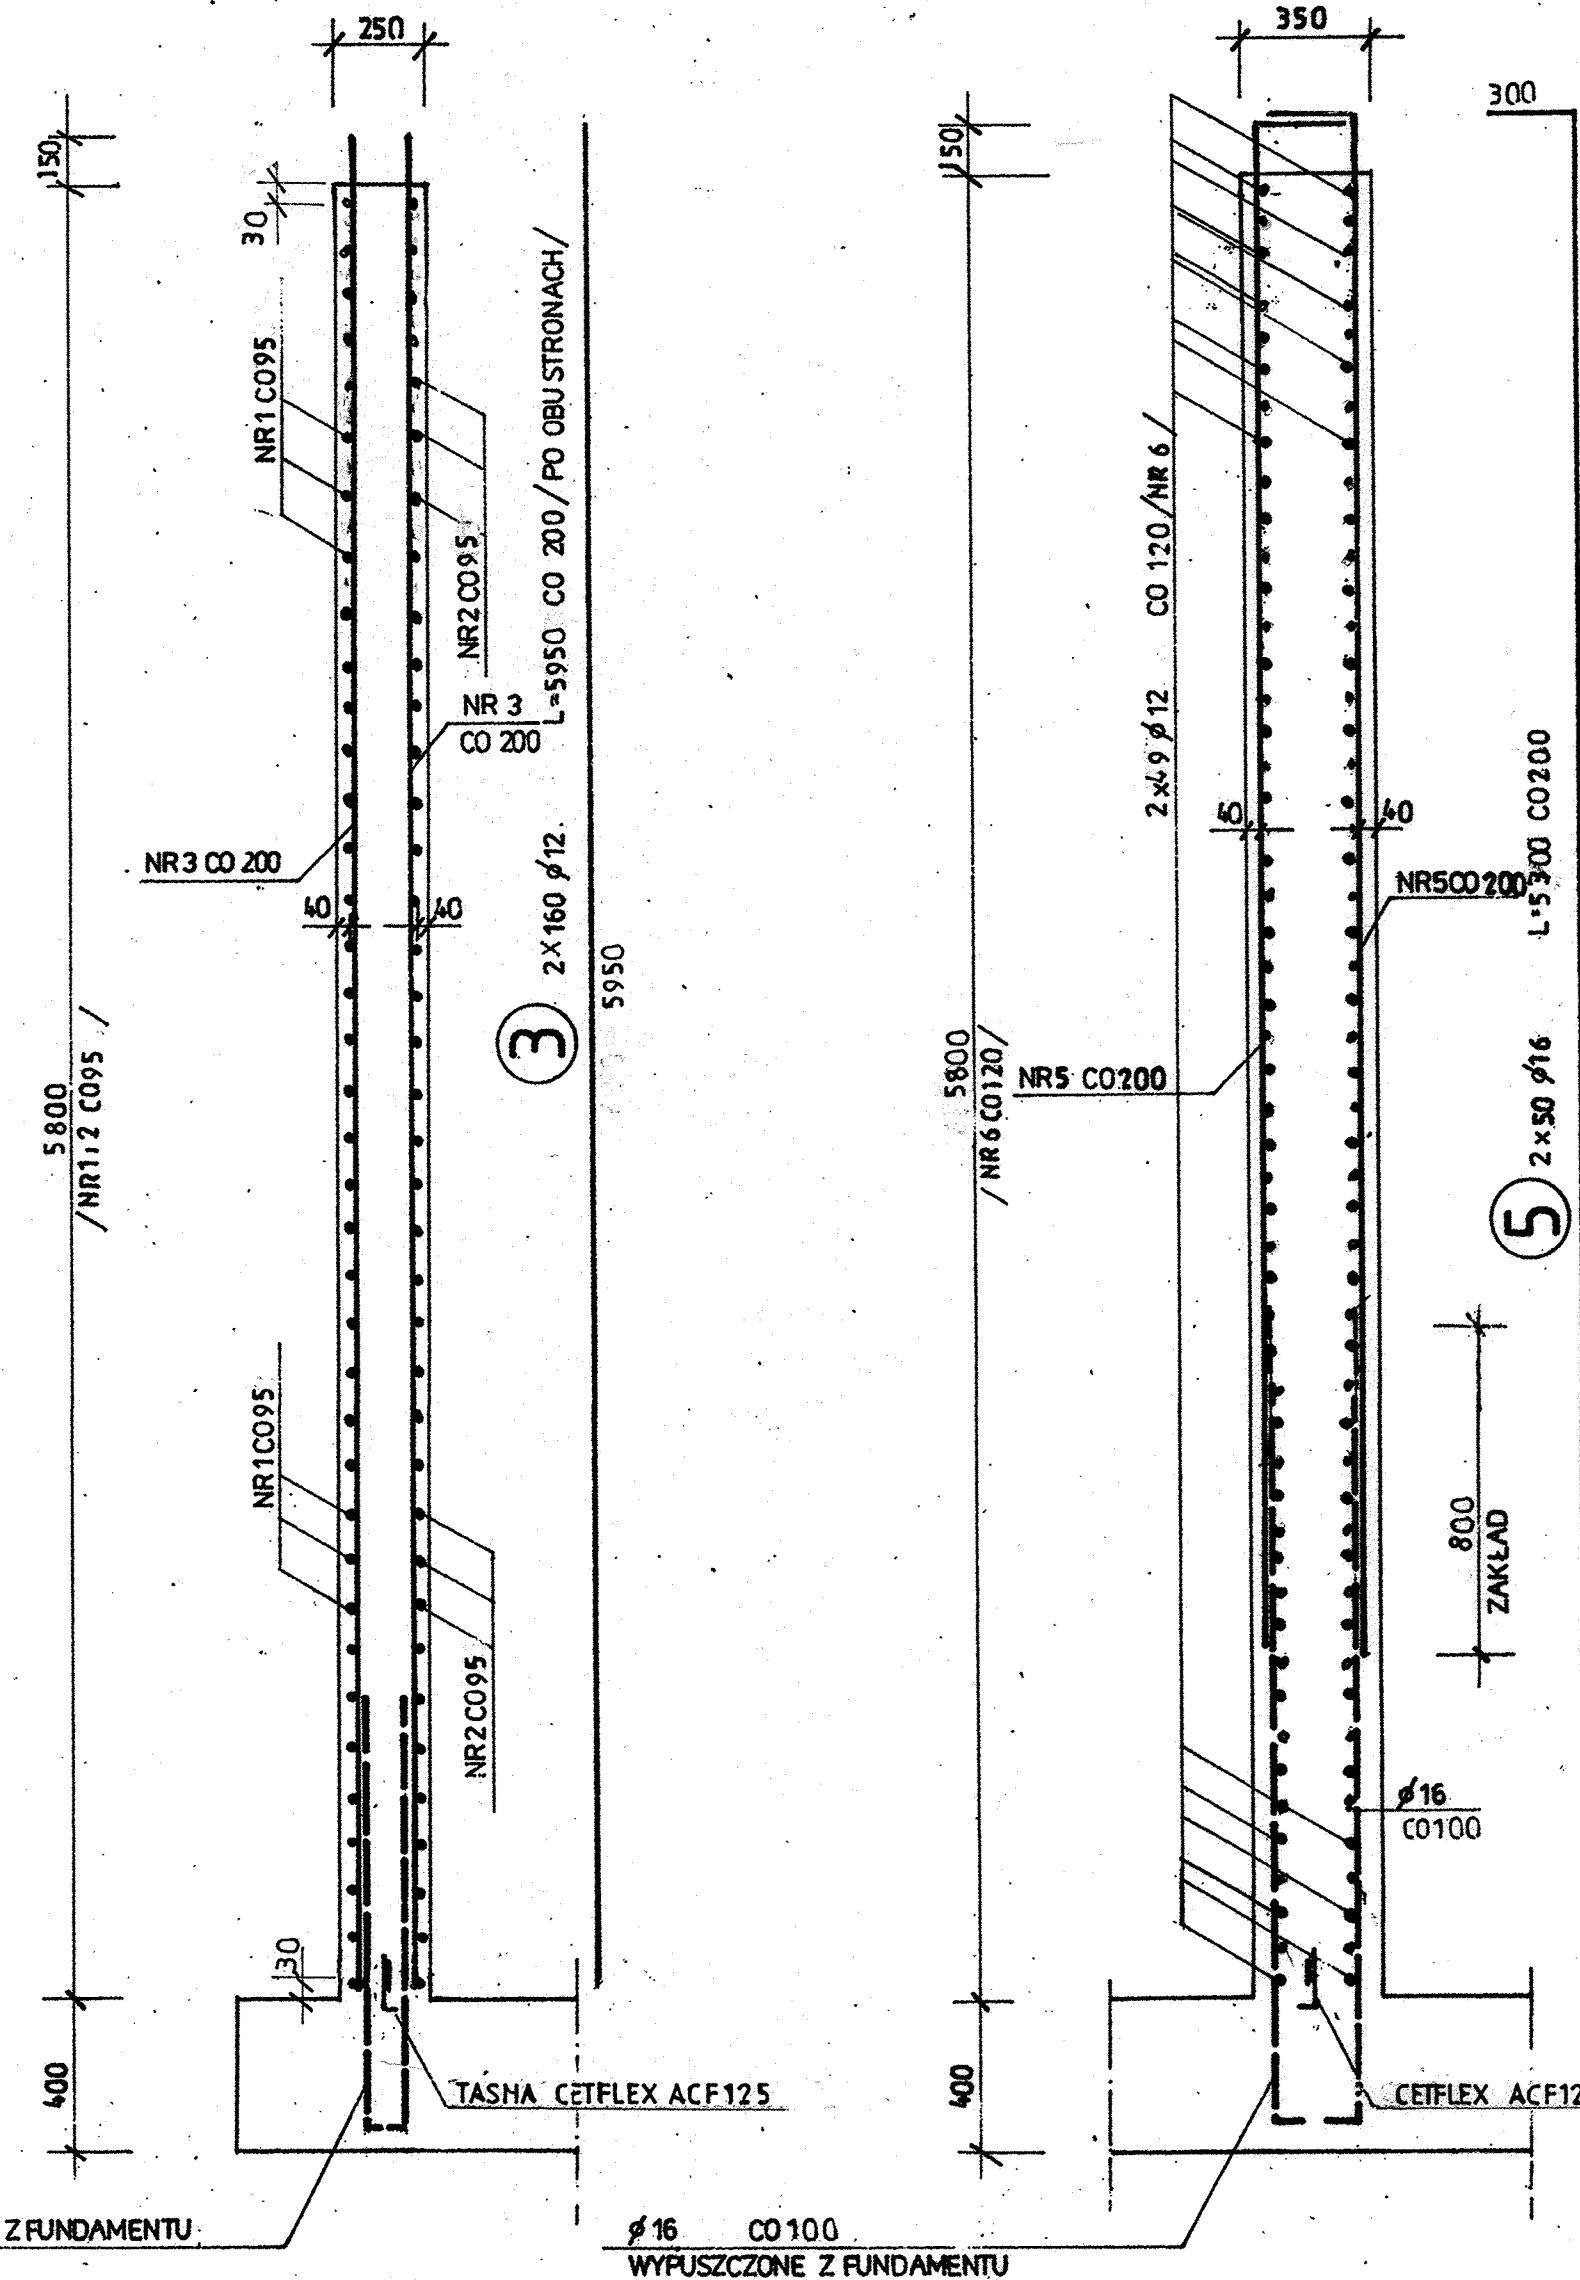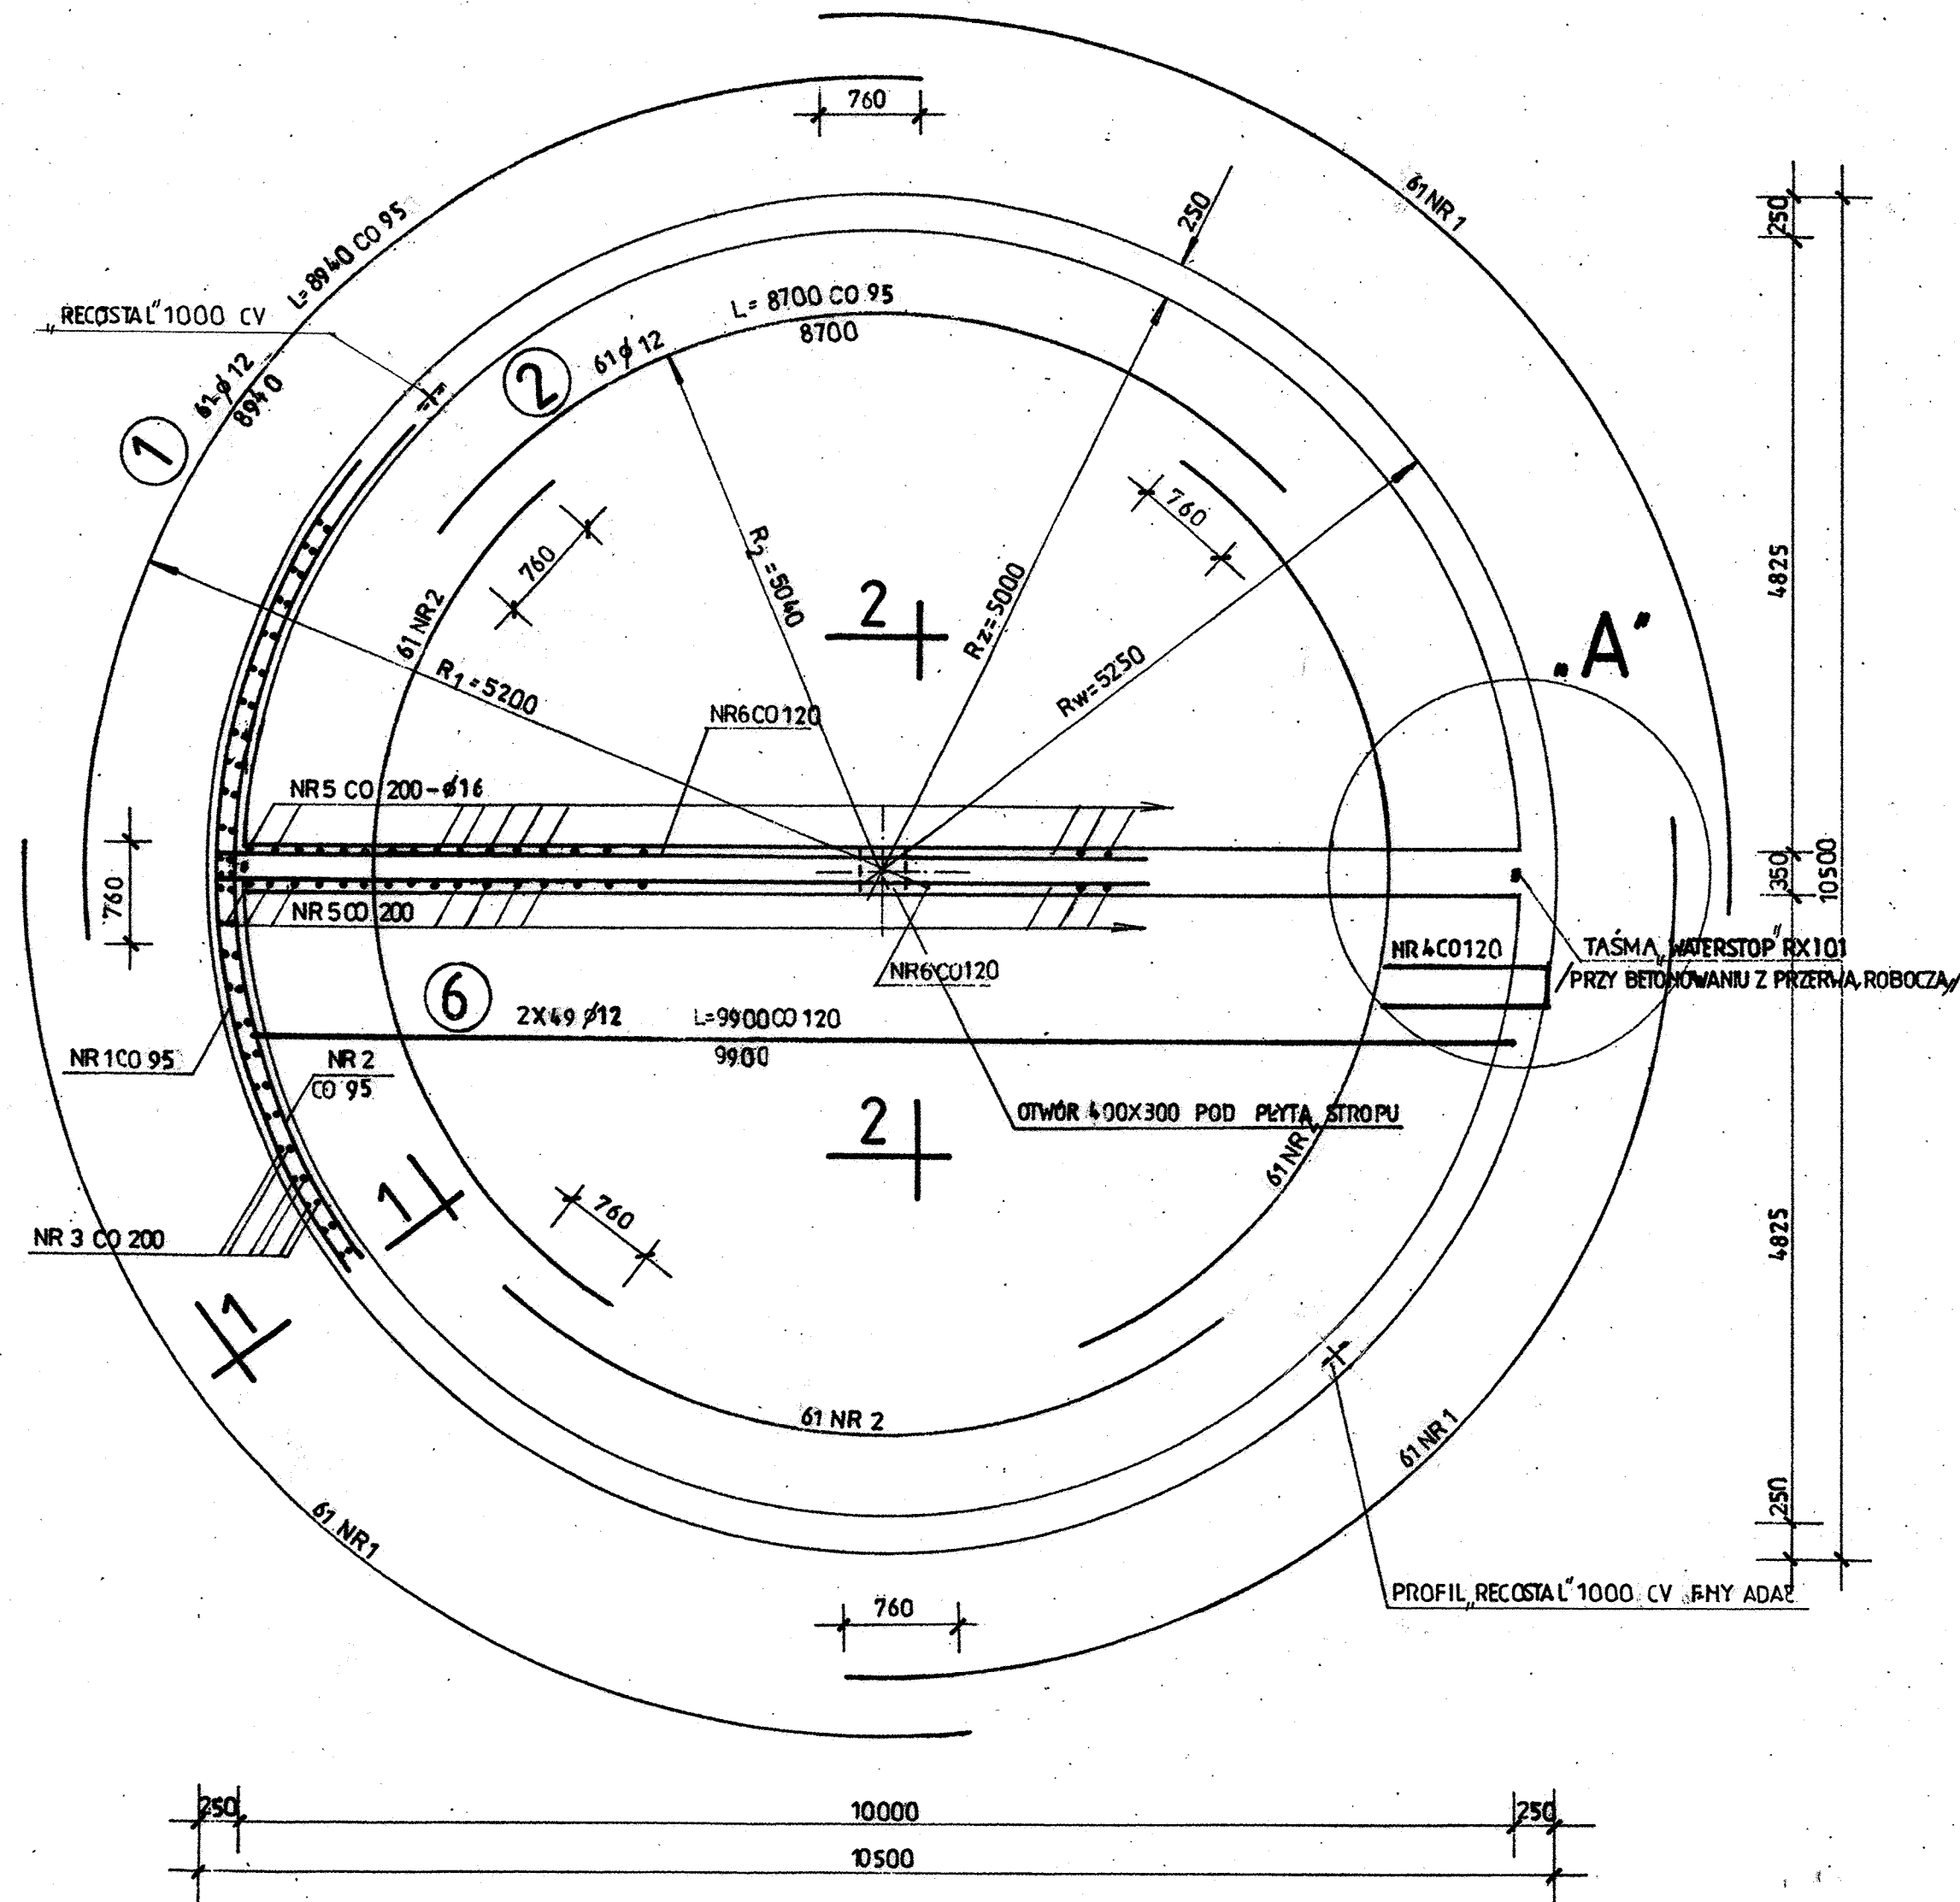

ZESTAWIENIE STALI

NR	φ	ILOŚĆ SZT.	DŁUGOŚĆ CIĘCIA	DŁUGOŚĆ	
				φ 12	φ 16
1	12	4x61	8940	2181,4	
2	12	4x61	8700	2122,8	
3	12	2x160	5950	1904,0	
4	12	2x49	2670	261,7	
5	16	2x50	5300		5300
6	12	2x49	9900	940,2	
RAZEM DŁUGOŚĆ			H	7410,1	5300
MASA			KG	65800	9540

BETON C 35/45, W10, F150, KLEKSP. XC4

STAL ZBROJENIOWA A III N Bst500S

UWAGA:

1. MINIMALNA OTULINA 40 mm
2. ŁĄCZENIE PRĘTÓW NR 1 i NR 2 PRZESUWAĆ W POZIOMIE CO 120 m

ul. Mokronoska 2 52-407 WROCLAW tel/fax 364 37 57 funam@funam.pl		www.funam.pl	
Projektant mgr inż. W. Pomiećko nr upr. 57/67		podpis	
Opracował		podpis	
Sprawdził inż. E. Zak 358/66		podpis	
Tytuł oprac. ZBIORNIK WODY CZYSTEJ Z POMPOWNIĄ IP DLA SUW MARYSZEWICE		skala 1:50, 1:20	
Tytuł rysunku ZBROJENIE ŚCIAN		rys. nr planum 4K / PEW	
Inwestor Gmina Lipno ul. Powstańców Wielkopolskich 9 64-111 Lipno		data 02.2014	