


A-A

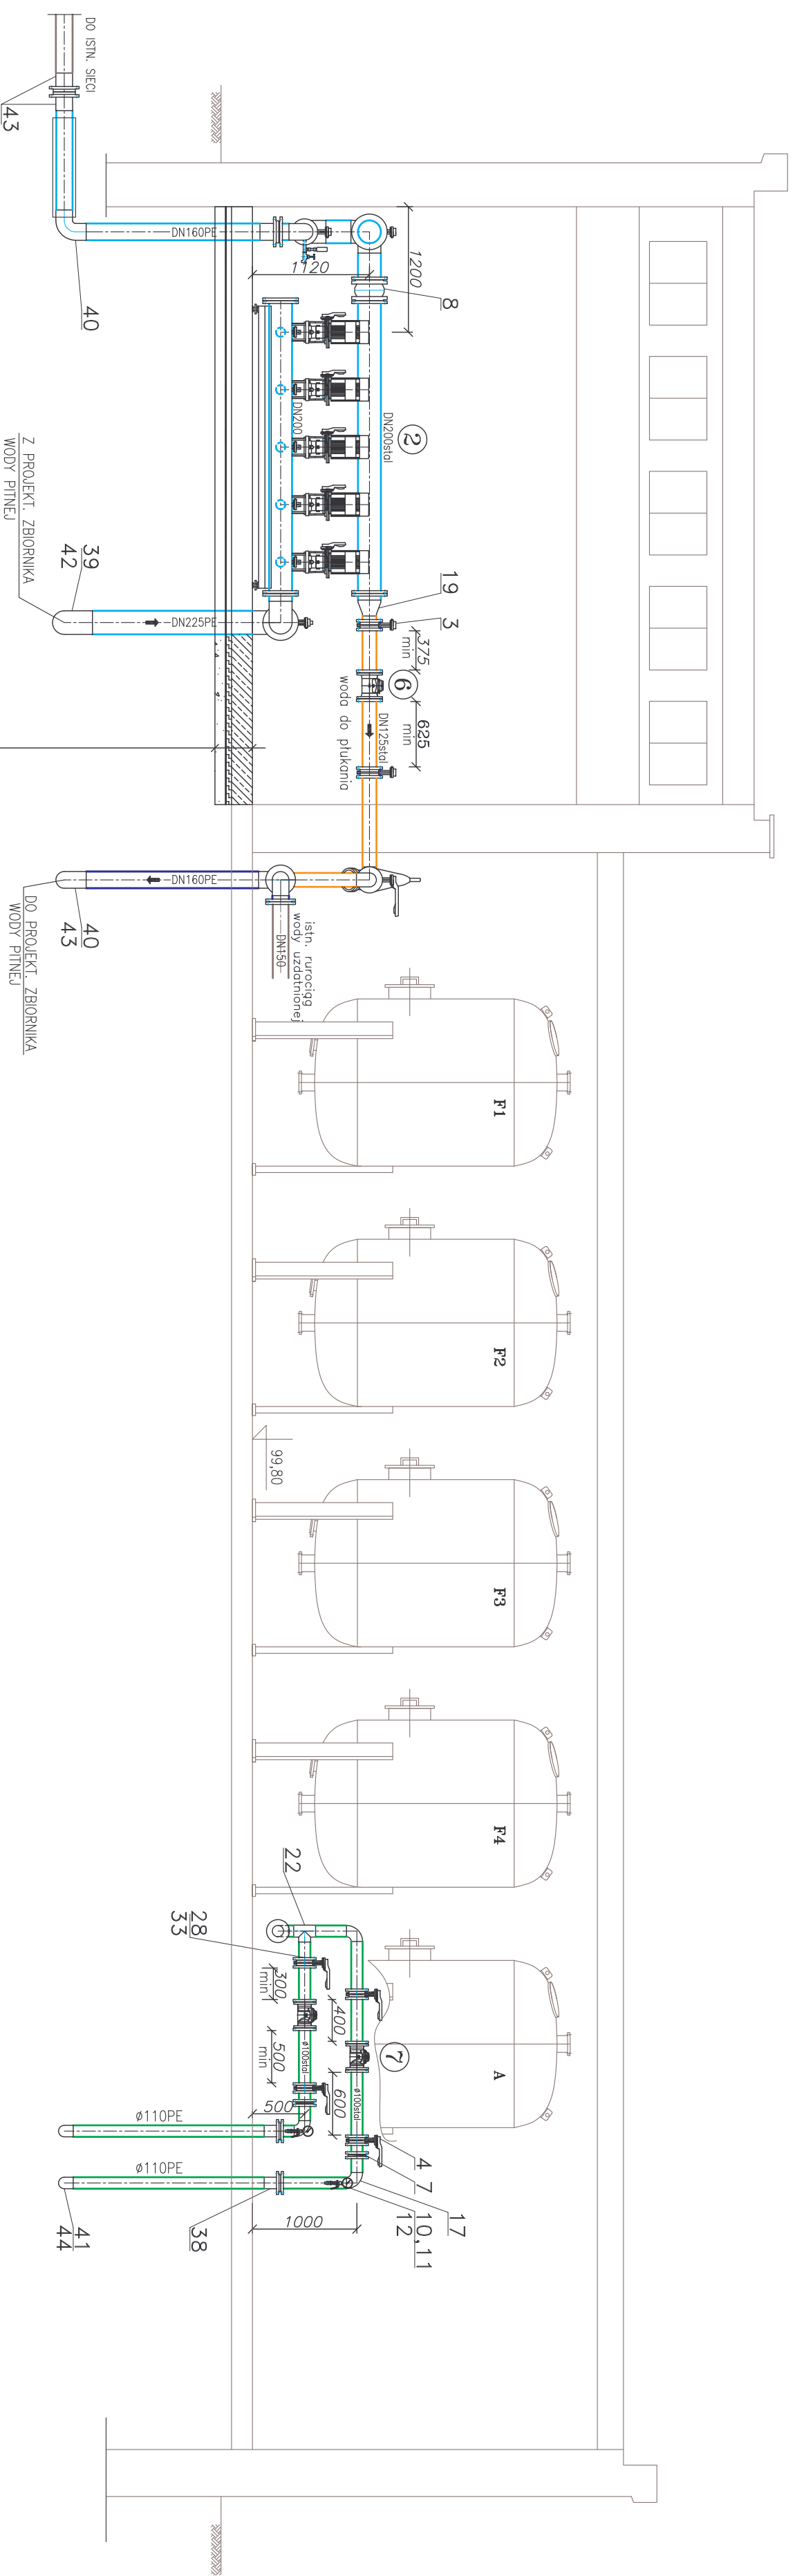

Beton ze zbrojeniem
 rozproszonym C16/20 –20 cm
 Styropian FS-20 –10 cm
 Folie PE lub papa –10 cm
 Ubity piasek –10 cm

ul. Makrońska 2 52-407 WROCLAW tel./fax 364 37 57 funam@funam.pl		FUNAM [®]		www.funam.pl
Projektant	inż. H. Sobociński	nr upr.	871/81, 341/76/Wm	Spółka z o. o.
Opracował	S. Głodczak	podpis		
Sprawdził	mgr inż. L. Mojek	60/00/DUW	podpis	
Obiekt	ZBIORNIK WODY CZYSTY Z POMPOWNIĄ II STOPNIA DLA SUW MARYSZEWICE	skala 1:50		
Adres obiektu	MARYSZEWICE, gm. LPNO	rys. nr 4T		
Tytuł rysunku	Przekrój A-A—Budynek technologiczny	stadium PBW		
Inwestor	Gmina Lipno, 64-111 LPNO ul. Powstańców Wielkopolskich 9	data 02.2014		