


ZESTAWIENIE POMIESZCZEN

Numer pom.	Nazwa pomieszczenia	Notęzenie osw [lx]	Komfortowność [--]
0.1	Kuchnia	500	0.4
0.2	Zaplecze	200	0.4
0.3	Sala lekcyjna	500	0.6
0.4	Gabinet wicedyrektora	500	0.6
0.5	Przedsiönok	100 (cooling)	0.4
0.6	Biblioteka	500	0.6
0.7	Sala lekcyjna	500	0.6
0.8	ZES-biuro	500	0.6
0.9	ZES-biuro	500	0.6
0.10	Sekretariat	500	0.6
0.11	Gabinet dyrektora	500	0.6
0.12	Logopedia	500	0.6
0.13	Zaplecze	100	0.4
0.14	Mogoczn	100	0.4
0.15	Korytarz	100 (cooling)	0.4
0.16	Kilka schodowo	150	0.4

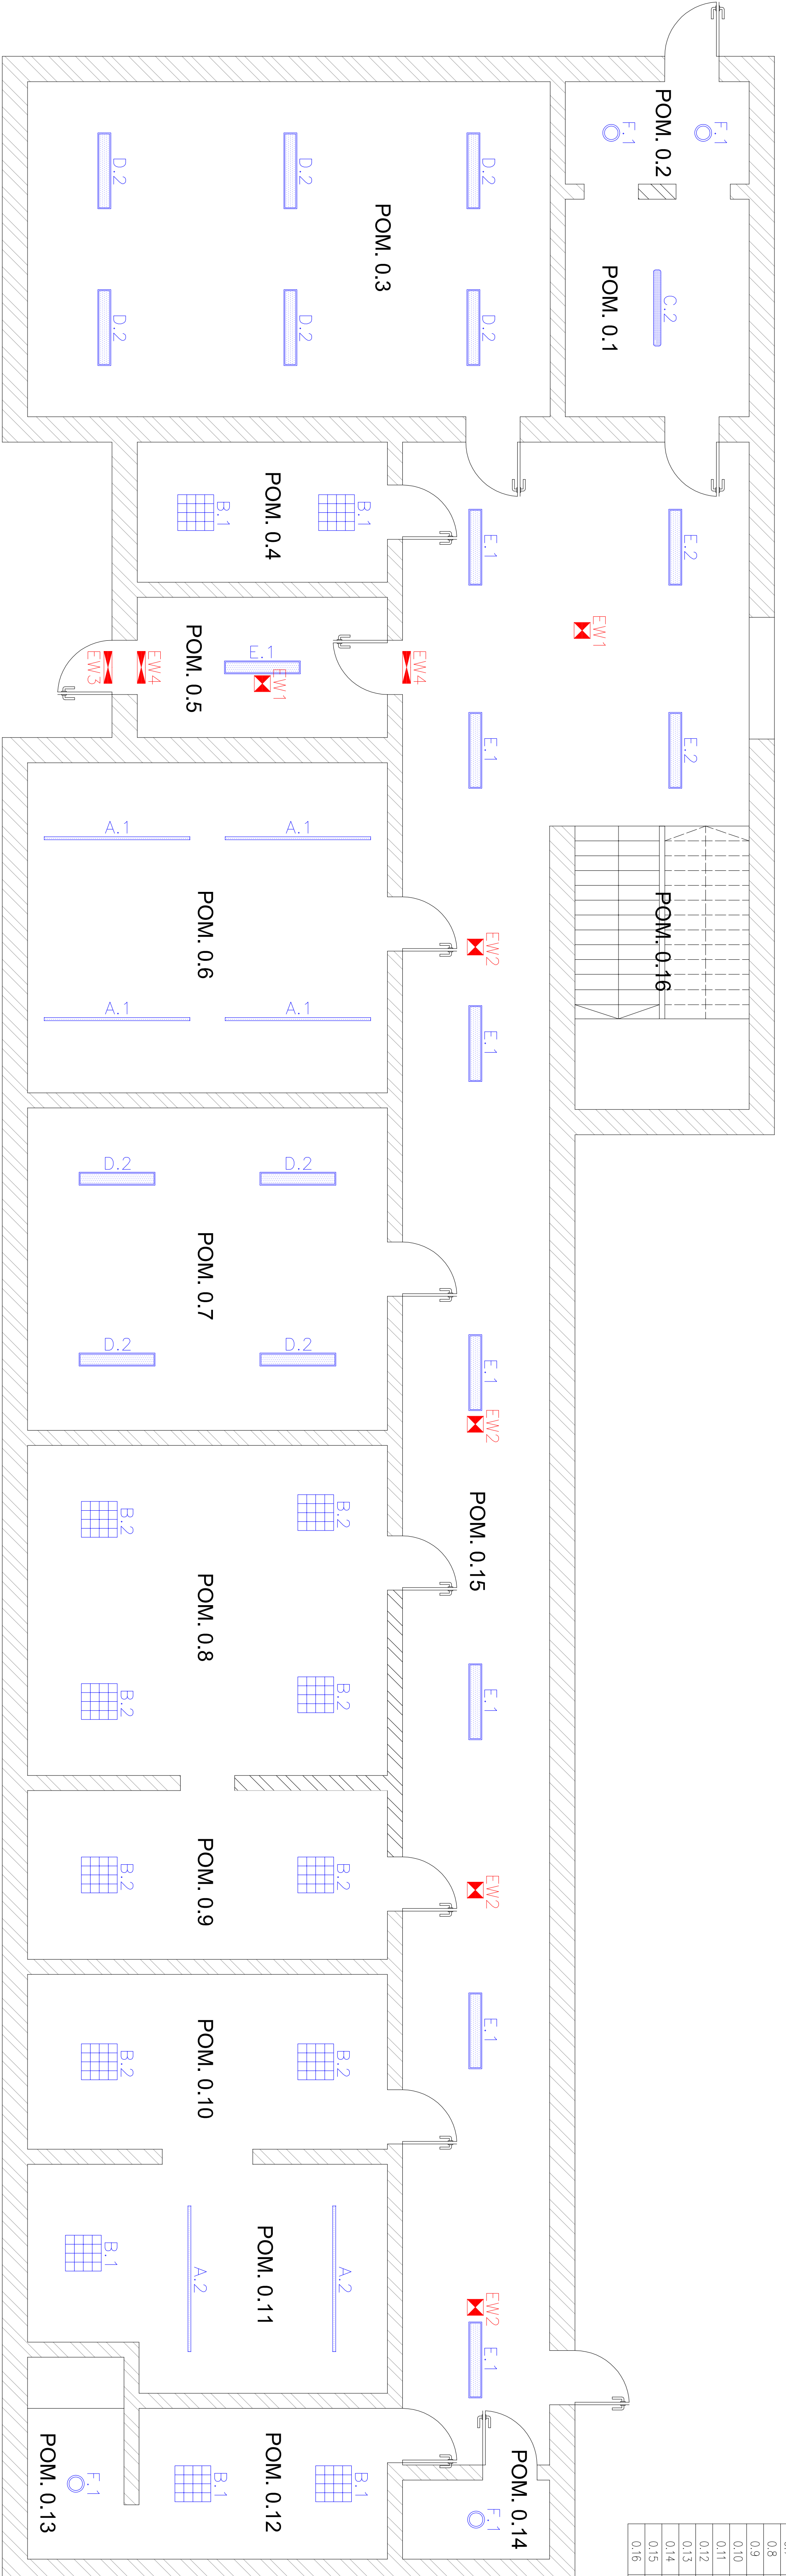

LEGENDA:

A.1	oprawa dekoracyjna zwieszana LED 50W w obudowie z aluminium 4000K, IP20
A.2	oprawa dekoracyjna zwieszana LED 50W w obudowie z aluminium 4000K, IP20
B.1	oprawa dekoracyjna zwieszana LED 50W w obudowie z aluminium 4000K, IP20
B.2	oprawa dekoracyjna zwieszana LED 50W w obudowie z aluminium 4000K, IP20
C.2	oprawa dekoracyjna zwieszana LED 50W w obudowie z aluminium 4000K, IP20
D.2	oprawa dekoracyjna zwieszana LED 50W w obudowie z aluminium 4000K, IP20
E.1	oprawa dekoracyjna zwieszana LED 50W w obudowie z aluminium 4000K, IP20
E.2	oprawa dekoracyjna zwieszana LED 50W w obudowie z aluminium 4000K, IP20
F.1	oprawa dekoracyjna zwieszana LED 50W w obudowie z aluminium 4000K, IP20
EW1	oprawa dekoracyjna zwieszana LED 50W w obudowie z aluminium 4000K, IP20
EW2	oprawa dekoracyjna zwieszana LED 50W w obudowie z aluminium 4000K, IP20
EW3	oprawa dekoracyjna zwieszana LED 50W w obudowie z aluminium 4000K, IP20
EW4	oprawa dekoracyjna zwieszana LED 50W w obudowie z aluminium 4000K, IP20
EW5	oprawa dekoracyjna zwieszana LED 50W w obudowie z aluminium 4000K, IP20

KMS projekt Marek Zieliński
 ul. Słoneczna 1, 64-100 Leszno
 m.kmsprojekt@gmail.com
 607 931 651

KMS projekt Marek Zieliński
 ul. Słoneczna 1, 64-100 Leszno
 m.kmsprojekt@gmail.com
 607 931 651

PROJEKTANT:
 mgr inż. Marek Zieliński

INWESTOR:
 GMINA LEPNO
 ul. Powstańców Włoc. 5, 94-111 Lepno

NUMER RYSUNKU:
E-1

BRANŻA:
 ELEKTRYCZNA

DATA:
 02.2016

SKALA:
 1:50

JEDNOSTKA PROJEKTOWA:
KMS projekt

OBIEKT I ADRES:
 TERENOWA KUCHNIA W ZAKŁADACH SZKOLENIA WYKONAWCZEGO I WYKONAWCZO-PROJEKTYWNEGO W WIELKOPOLSKIM OŚRODKU WYKONAWCZYM I WYKONAWCZO-PROJEKTYWNYM
 ul. Powstańców Włoc. 5, 94-111 Lepno

INWESTOR:
 GMINA LEPNO
 ul. Powstańców Włoc. 5, 94-111 Lepno

NAZWA RYSUNKU:
RZUT PARTERU

BRANŻA:
 ELEKTRYCZNA

DATA:
 02.2016

SKALA:
 1:50